



# Grundriss


## Regenrückhaltebecken 2 V = 61 m³

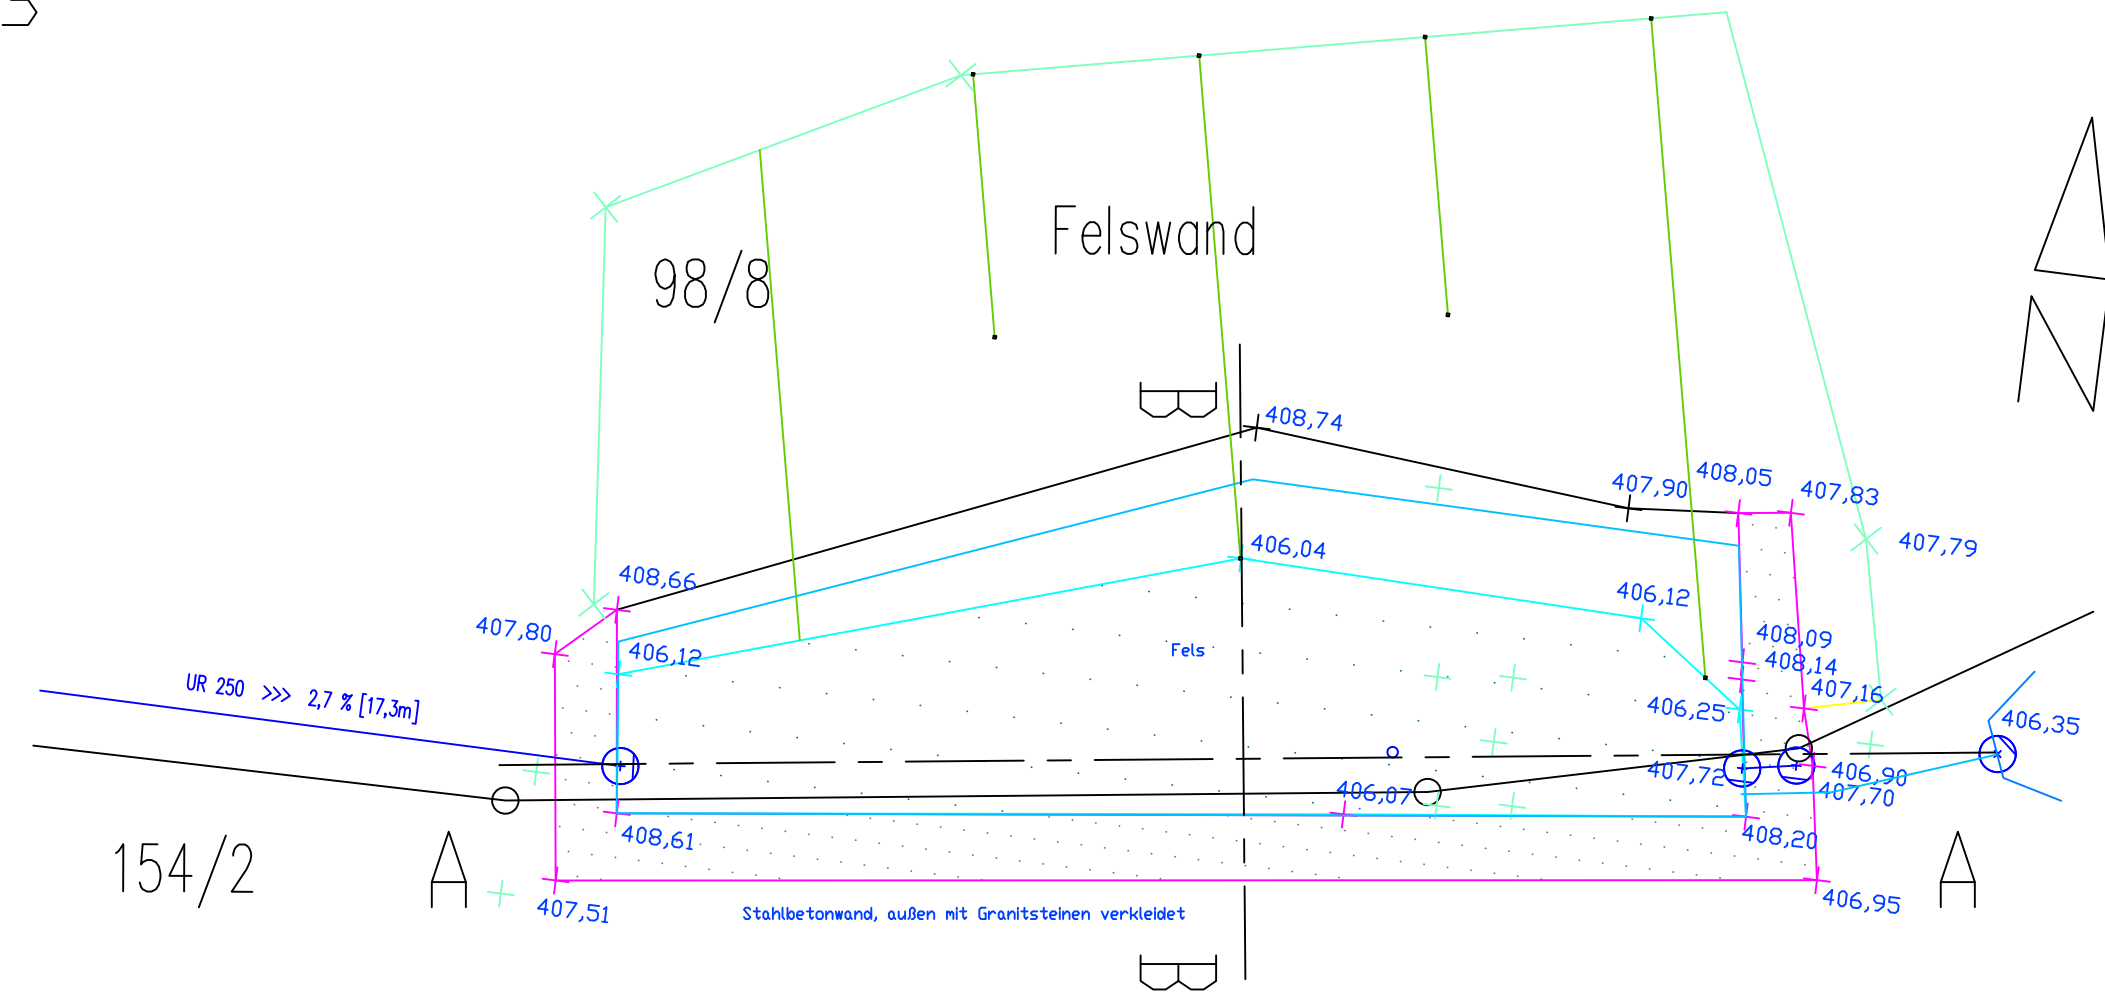

# Schnitt A-A

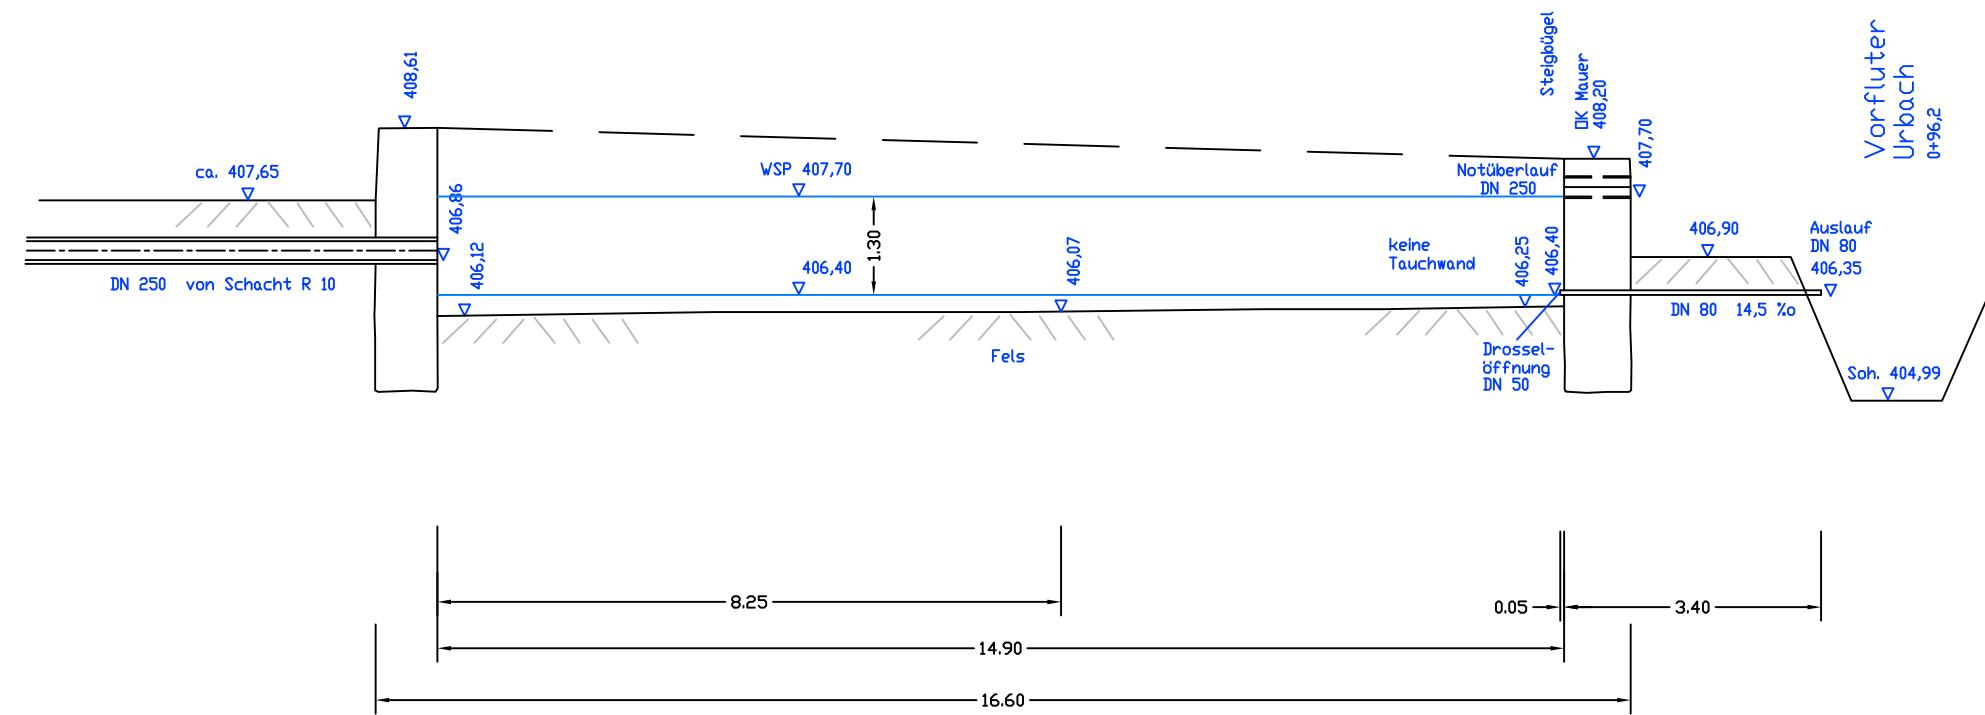

# Schnitt B-B

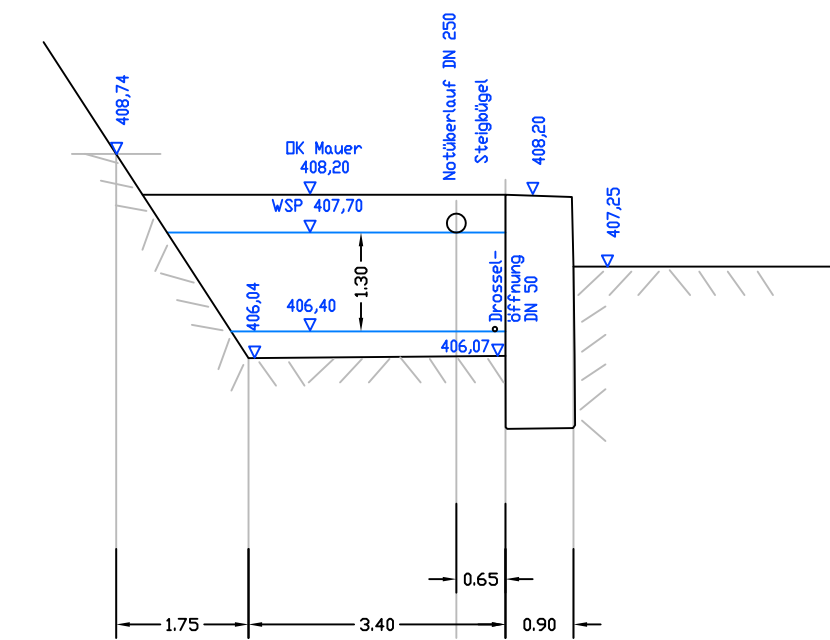

Nr.	Art der Änderung	Datum	Name

Entwurfsbearbeitung:  
**INGENIEURBÜRO KLEIN**  
 PLANUNGSBÜRO FÜR BAUWESEN  
 GÄRTNERSTR. 14 94469 DEGGENDORF  
 DONAUSTR. 23 A 94526 METTEN  
 TEL. 0991 / 9959573 FAX. 0991 / 9959574  
 MOBIL: 0160 / 6323249  
 E-MAIL: KleinFranzX@t-online.de

**H + Team**  
 VERMESSUNG  
 STRASSENBAU  
 ERSCHLIESSUNGEN  
 WASSERVERSORGUNG  
 ABWASSERBESEITIGUNG  
 In Kooperation mit:  
 Dipl.-Ing.(FH) Hofinger Alois,  
 Tiefenbach

Datum	Zeichen
gezeichnet Juni 2022	Hofinger
bearbeitet Juni 2022	Hofinger
geprüft: 27.06.2022	..... Dipl.-Ing.(FH) Alois Hofinger
Plan Nr.	1192-11

**Gemeinde Bernried**

Unterlage: -  
 Blatt-Nr.: -

**BESTANDSPLAN**

gezeichnet	
bearbeitet	
geprüft	

**Abwassertechnische Erschließung des Baugebietes Bremersbach in Edenstetten**

Detailplan  
 Regenrückhaltebecken 2  
 Maßstab 1 : 100

Aufgestellt